



 
盘名: 1AP1
 功率:
 位置: 配电房
 自立箱

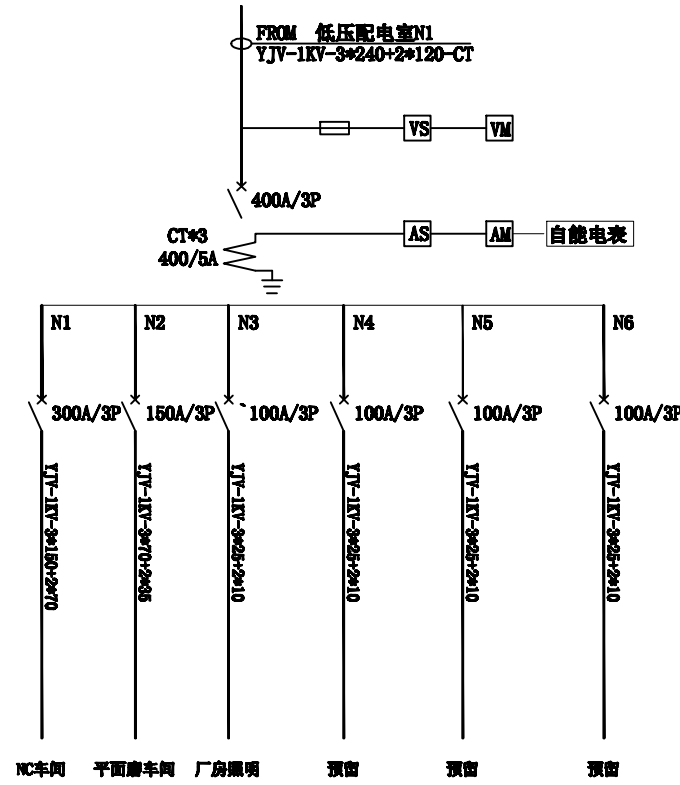

盘名: 1AP2
 功率:
 位置: 配电房
 自立箱

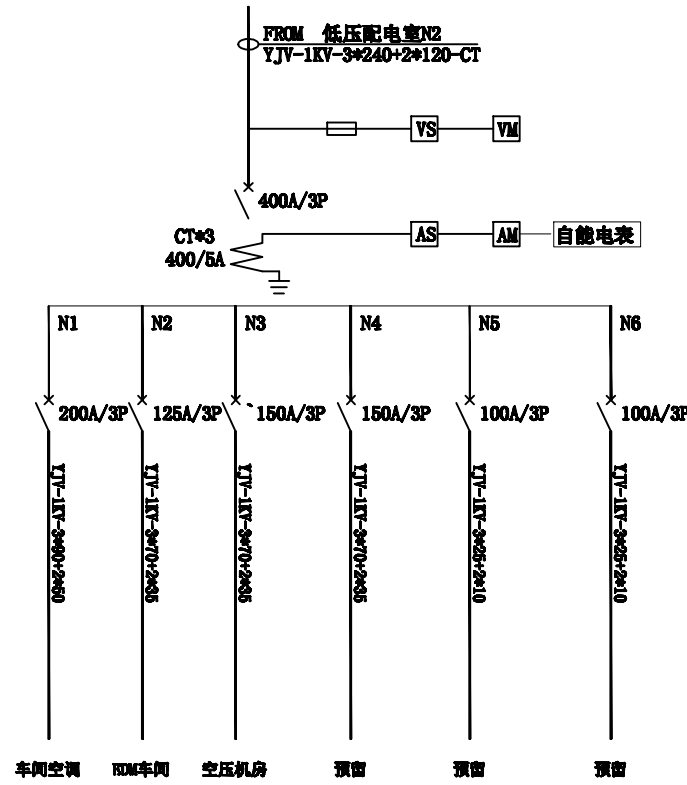

备注: 箱体厚度1.5mm*门板厚度2.0mm, 箱体内外双开门.

修改	日期
 昆山正东建筑工程有限公司 苏州昆山朝阳东路109号亿丰机电城	
建设单位	
项目名称	
图纸名称 配电箱系统图(2)	
设计	戴支有
绘图	戴支有
校对	戴支有
审定	戴支有
执业盖章	
比例	
日期	2021/04/8
图号	
工程编号	YG-1
出图盖章	